
 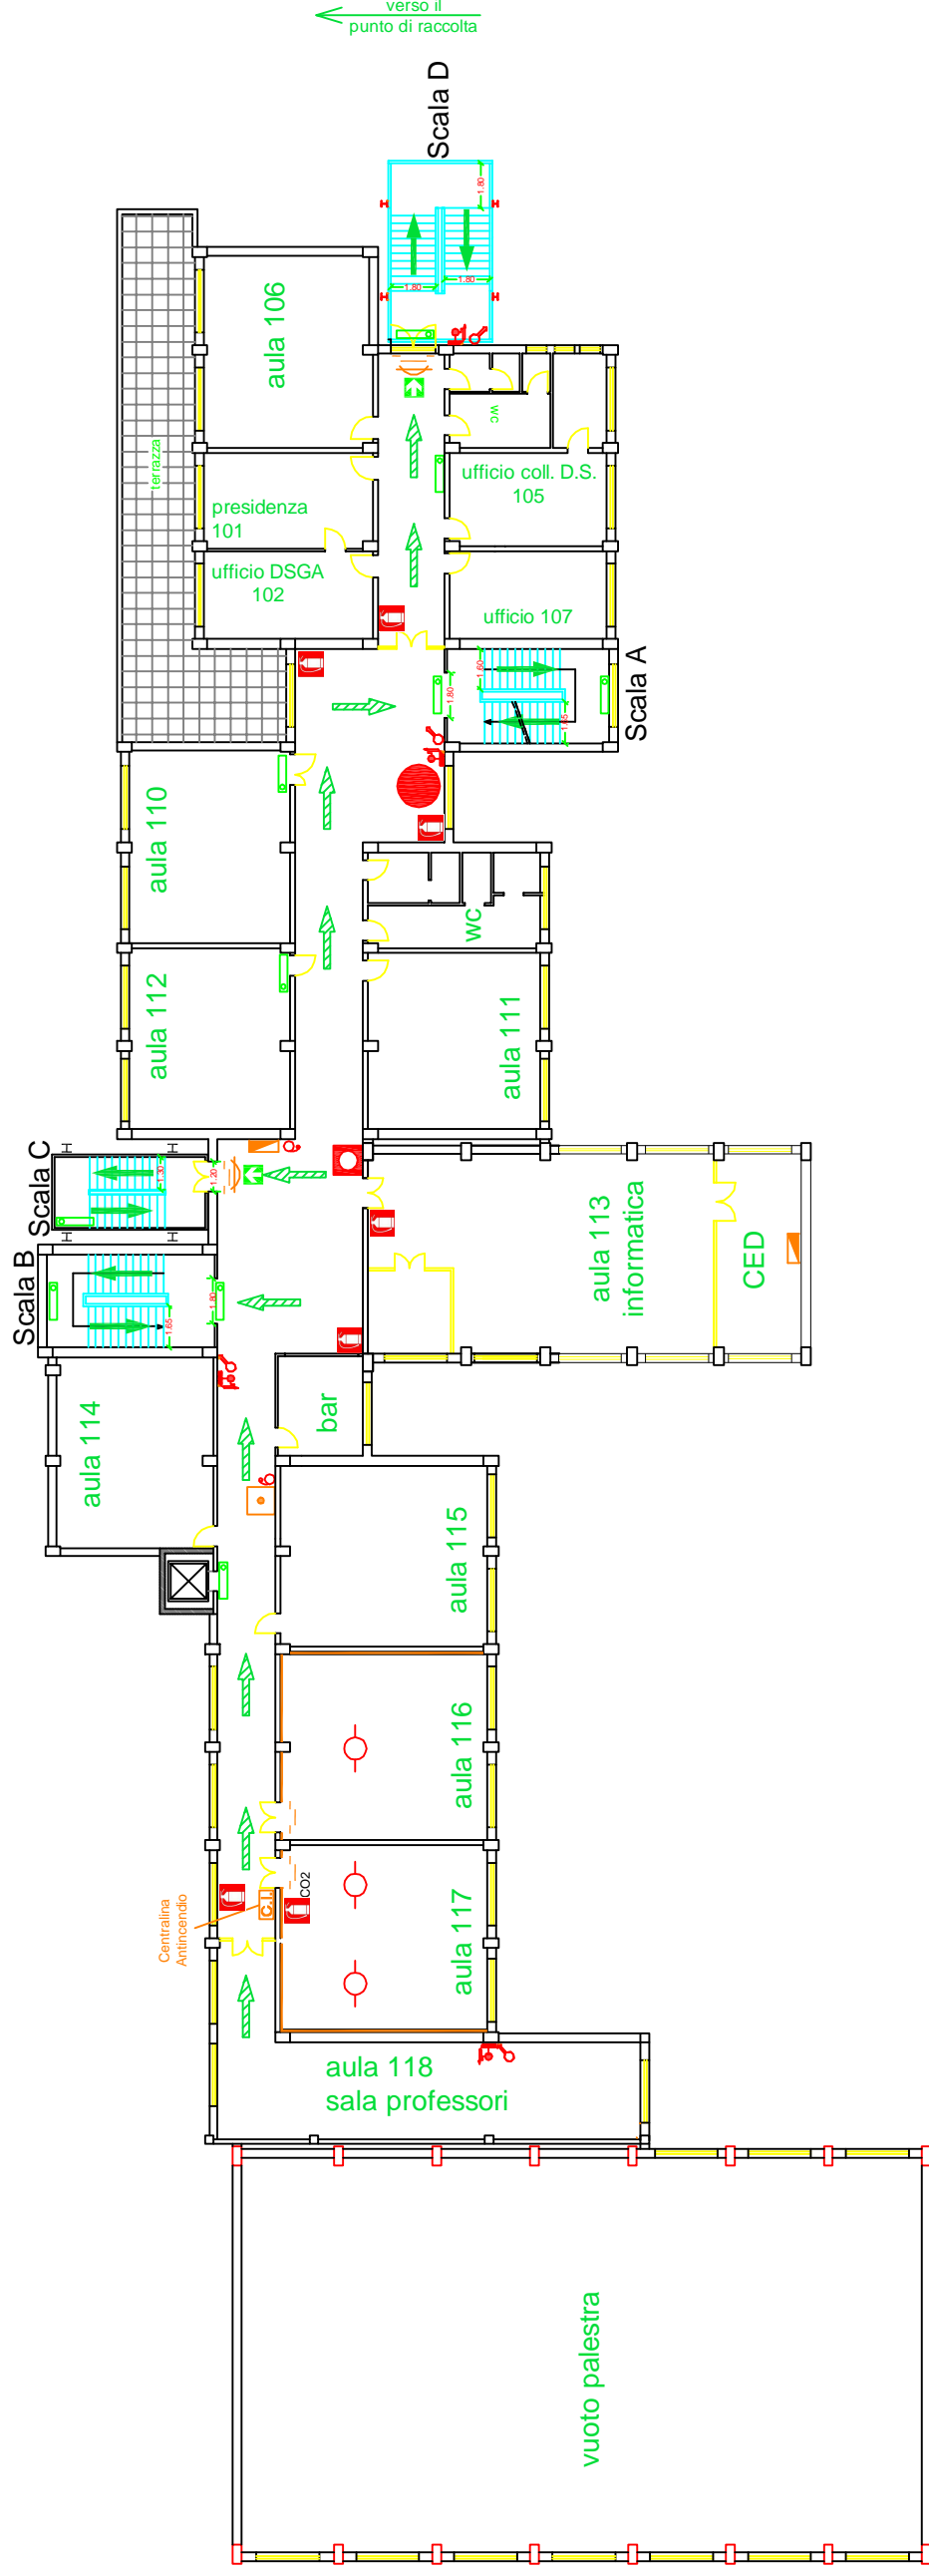


**PLANIMETRIA P.E. "BENINCASA"**  
**PIANO PRIMO**

Scala: 1:300  
 Scala grafica

Edizione Settembre 2021



CONTATTI TELEFONICI DI EMERGENZA	
<b>VIGILI DEL FUOCO</b>	<b>115</b>
<b>SOCCORSO SANITARIO</b>	<b>118</b>
<b>POLIZIA</b>	<b>113</b>
<b>CARABINIERI/N. UNICO EM.</b>	<b>112</b>

**Legenda attrezzature antincendio e di sicurezza**

● Voi siete qui					
	Estintore portatile polvere		Colonna montante per idranti		Cassetta di pronto soccorso
	Estintore portatile a biossido di carbonio		Allarme ottico e sonoro antincendio		Punto di raccolta
	Idrante a muro UNI 45		Rilevatore di fumo		Uscita di emergenza
	Attacco per motopompa V.V.F.		Pulsante di sgancio energia elettrica		Luce di emergenza
					Percorso di esodo orizzontale
					Percorso di esodo verso il basso
					Pulsante di allarme antincendio
					Quadro elettrico